

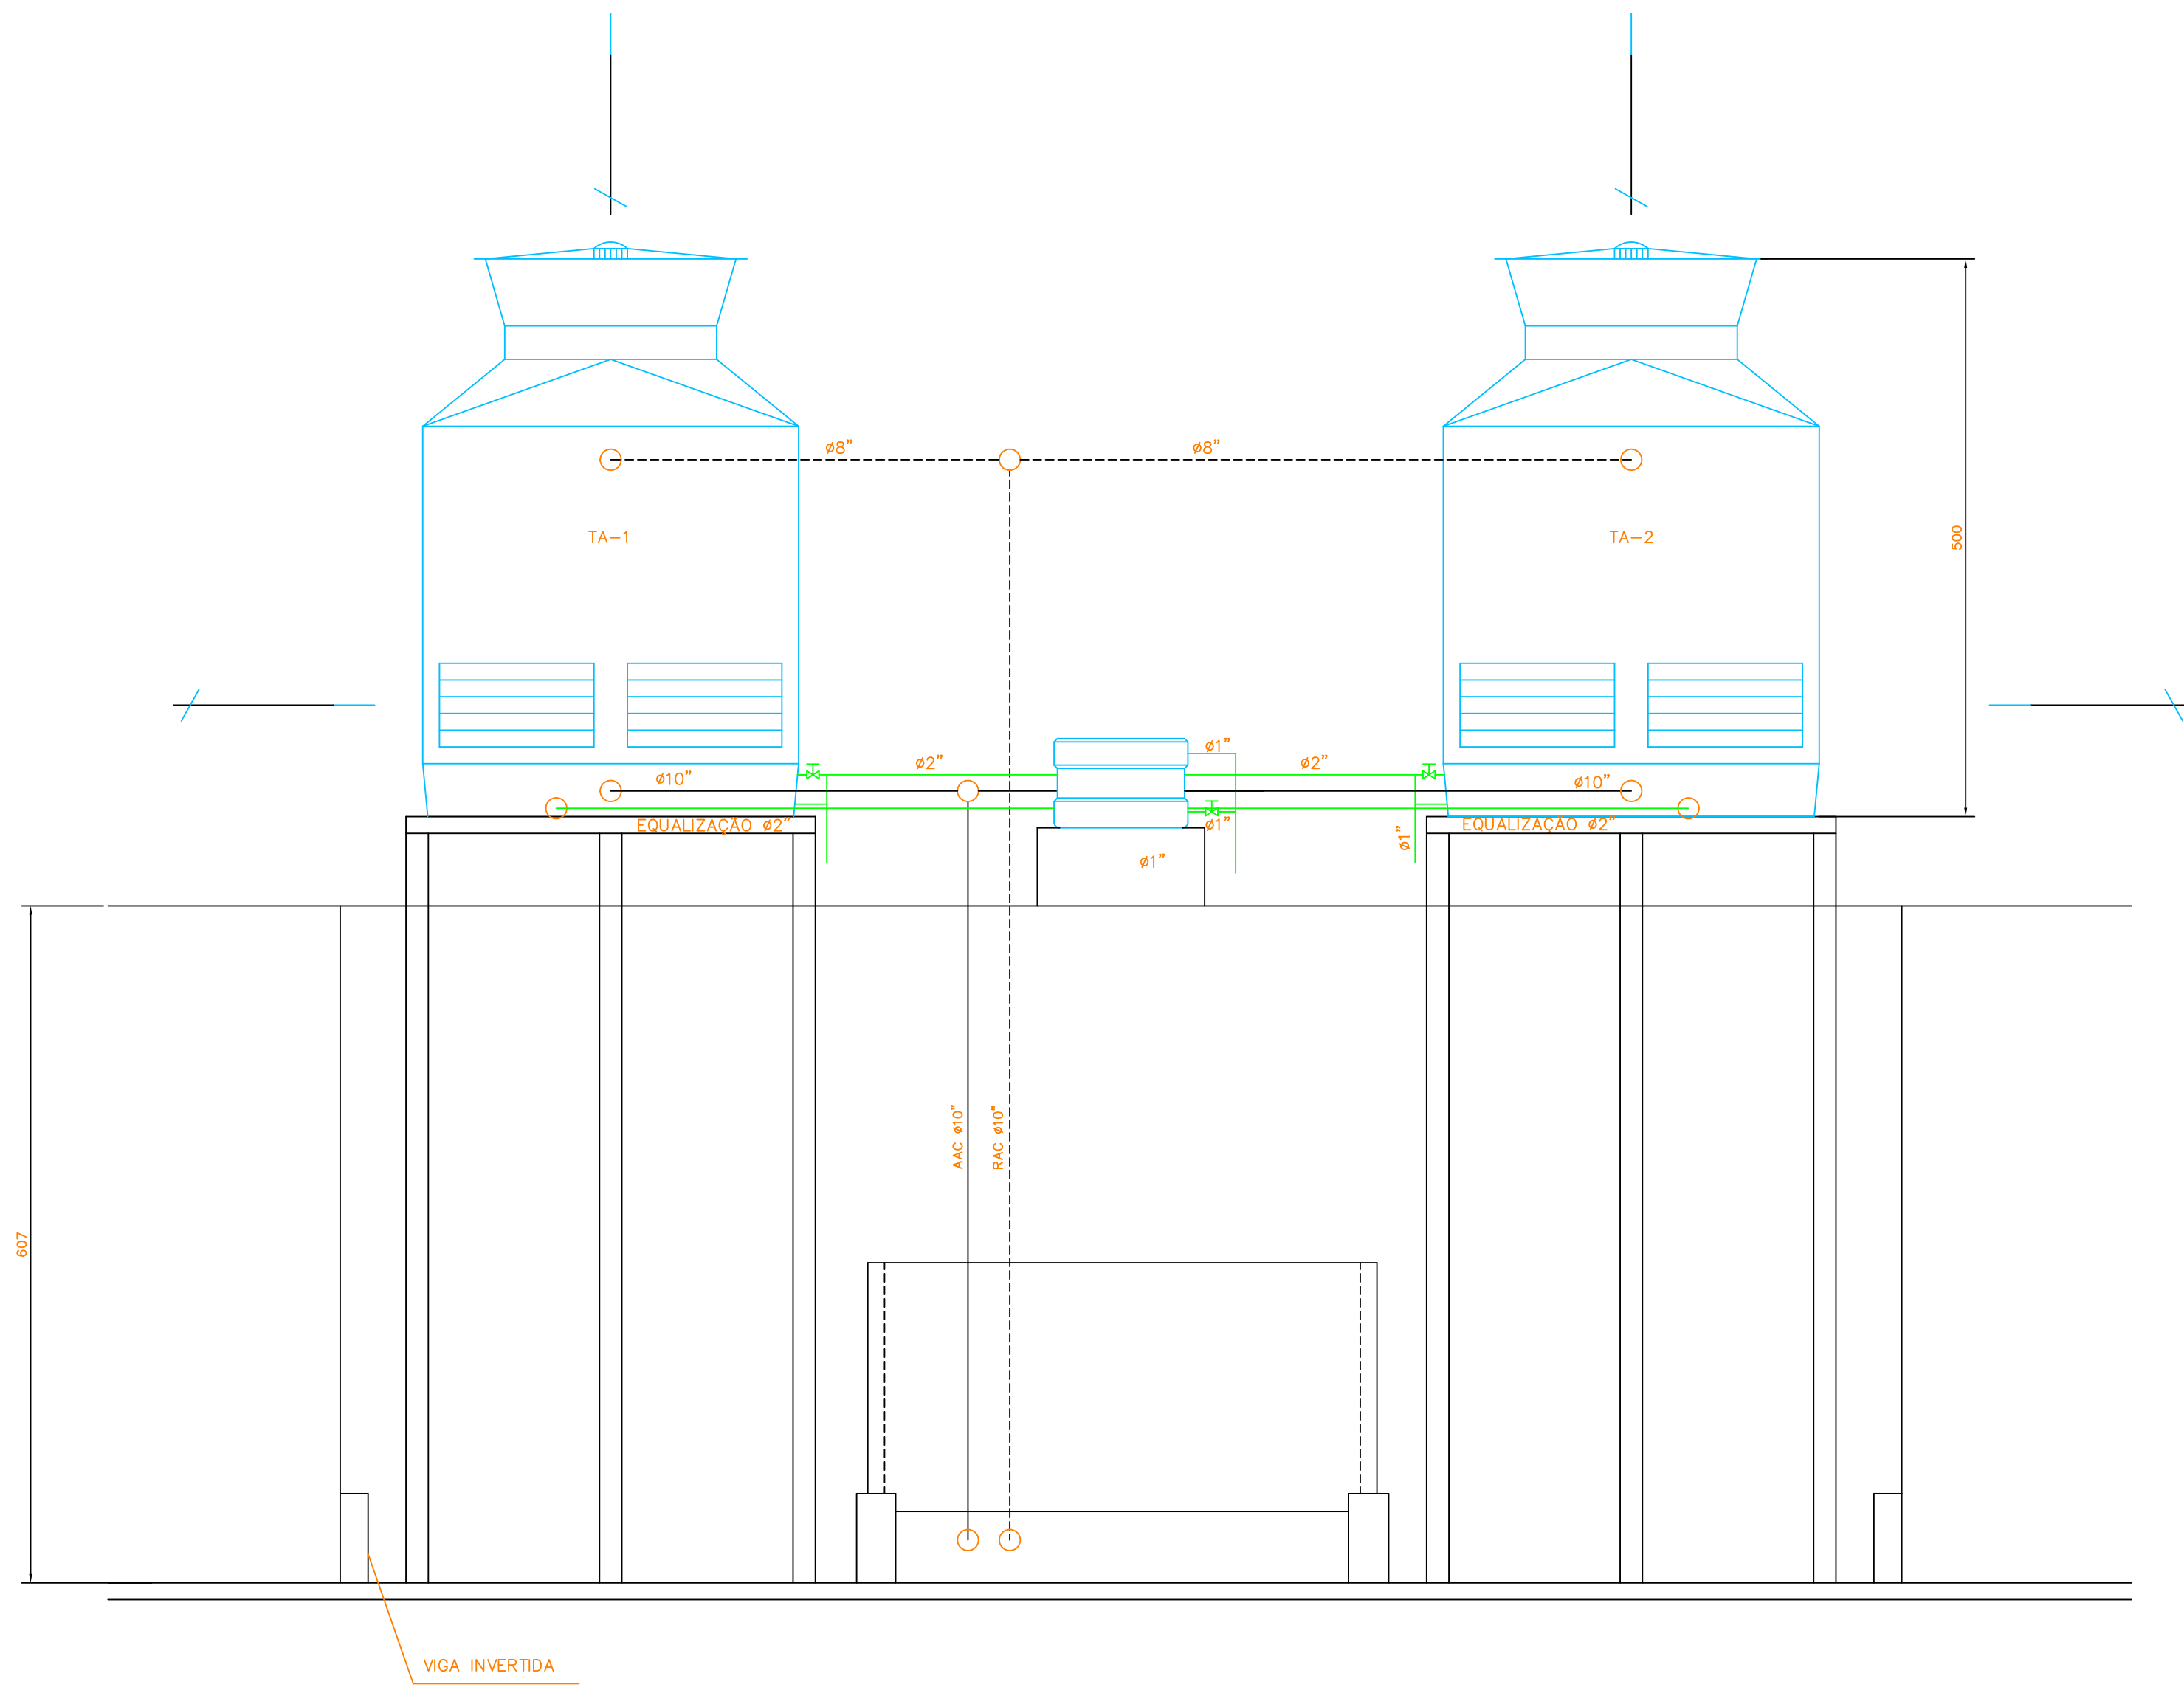


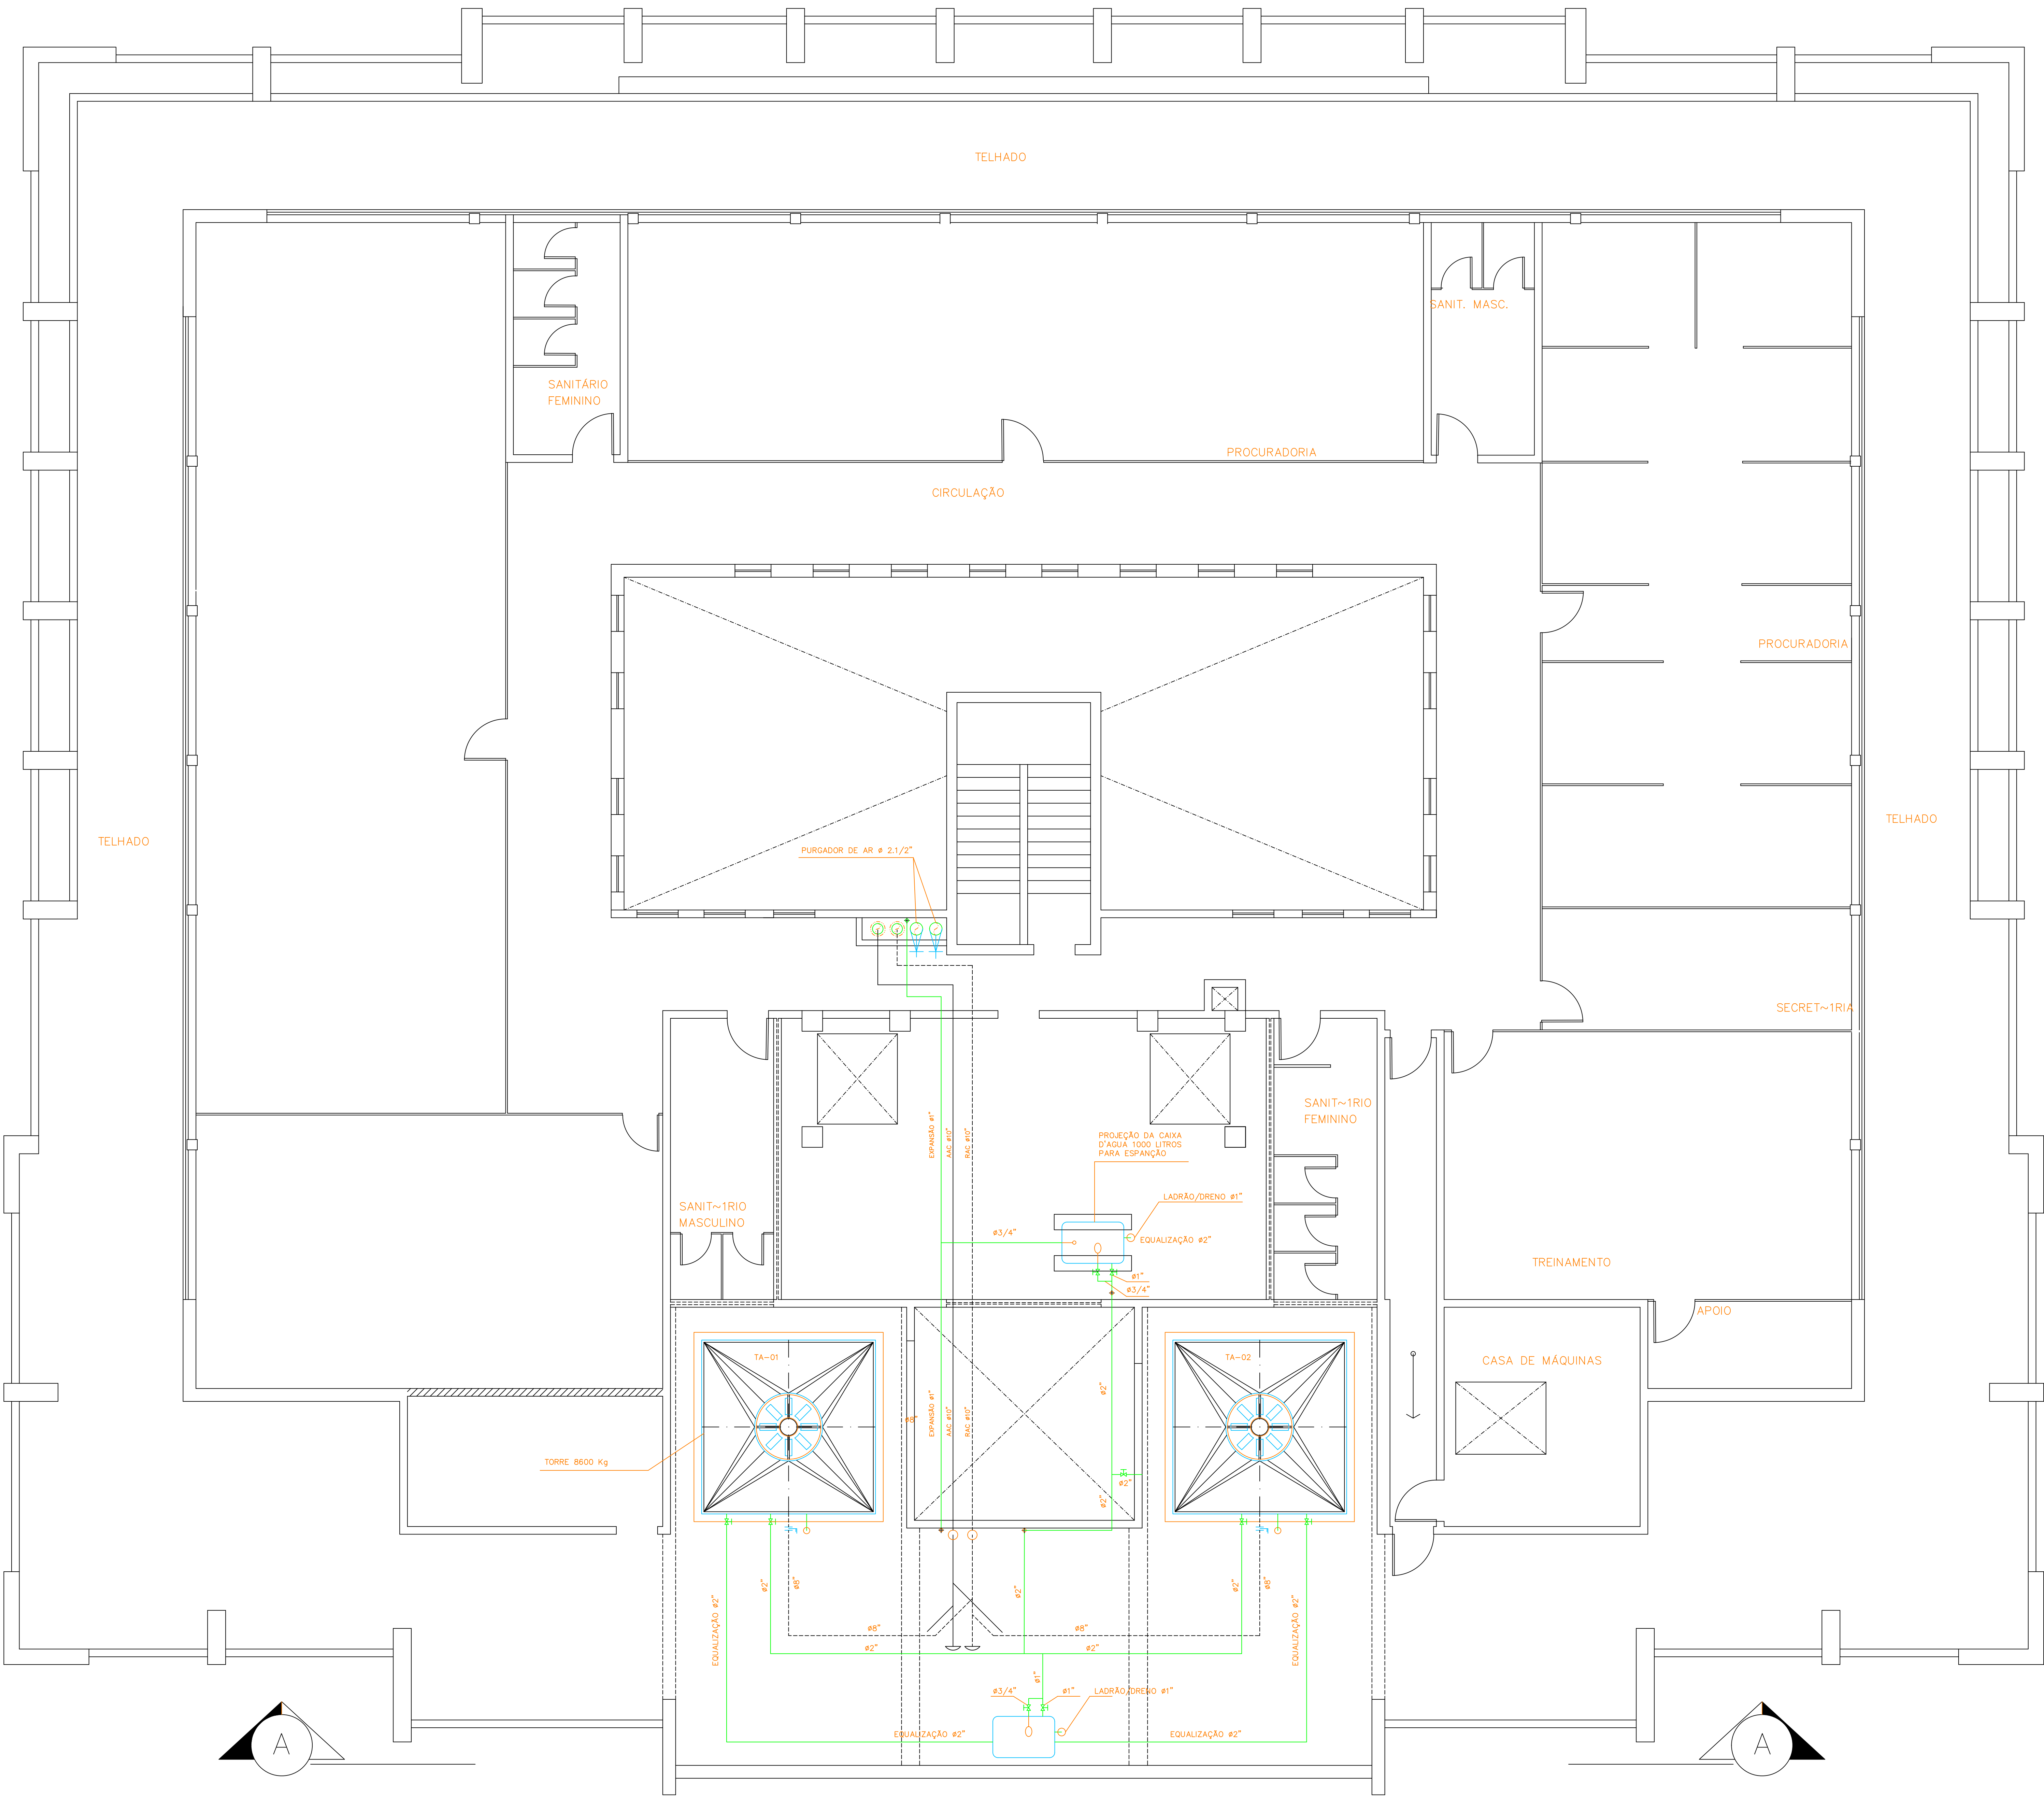

CORTE A A

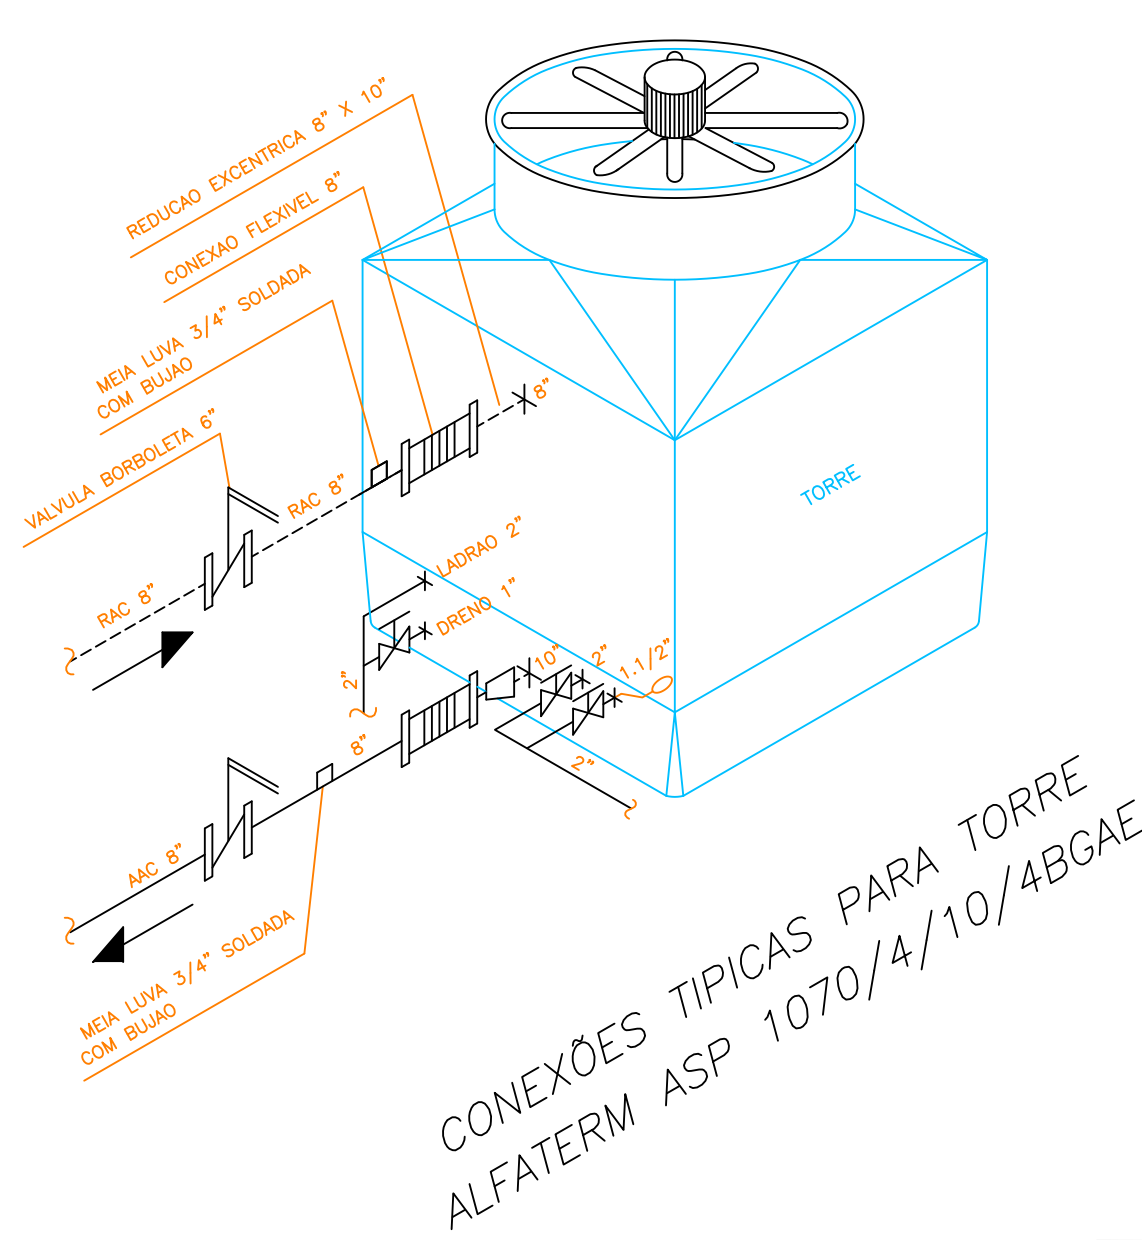

PLANTA – 6 PAVIMENTO
ESCALA 1/50

PROJETO	EXECUTIVO	PROJETO Nº	AC-07
PROJETO R. MESSIAS	AREA	RESP. TÉCNICO	DESIGNO Nº
DESENHADO J. BARBOSA	A.R.T.	15/02/2001	ESCALA
VERIFICADO ALTON FORTUNA	DATA	15/02/2001	1:50
CLIENTE	ALERJ – ASSEMBLEIA LEGISLATIVA DO ESTADO DO R. J.	REFORMA DO EDIFÍCIO 23 DE JULHO	REVISÃO
TÍTULO	SISTEMA DE AR CONDICIONADO	PLANTA BAIXA DO 6º PAVIMENTO	2
REV.	MODIFICAÇÃO	DES.	DATA
0 2	AS BUILT	EDU	17/08/01
0 1	REVISÃO GERAL	EDU	12/04/01
0 0	EMISSÃO INICIAL	EDU	15/01/01
ambiencold	Ar Condicionado Ltda	RUA DAS LÍRIAS Nº 65 – SAODE CEP: 04055-110 – SÃO PAULO-SP FONE/FAX: 011 – 55 89 39 00 E-MAIL: ambiorc@uol.com.br	