


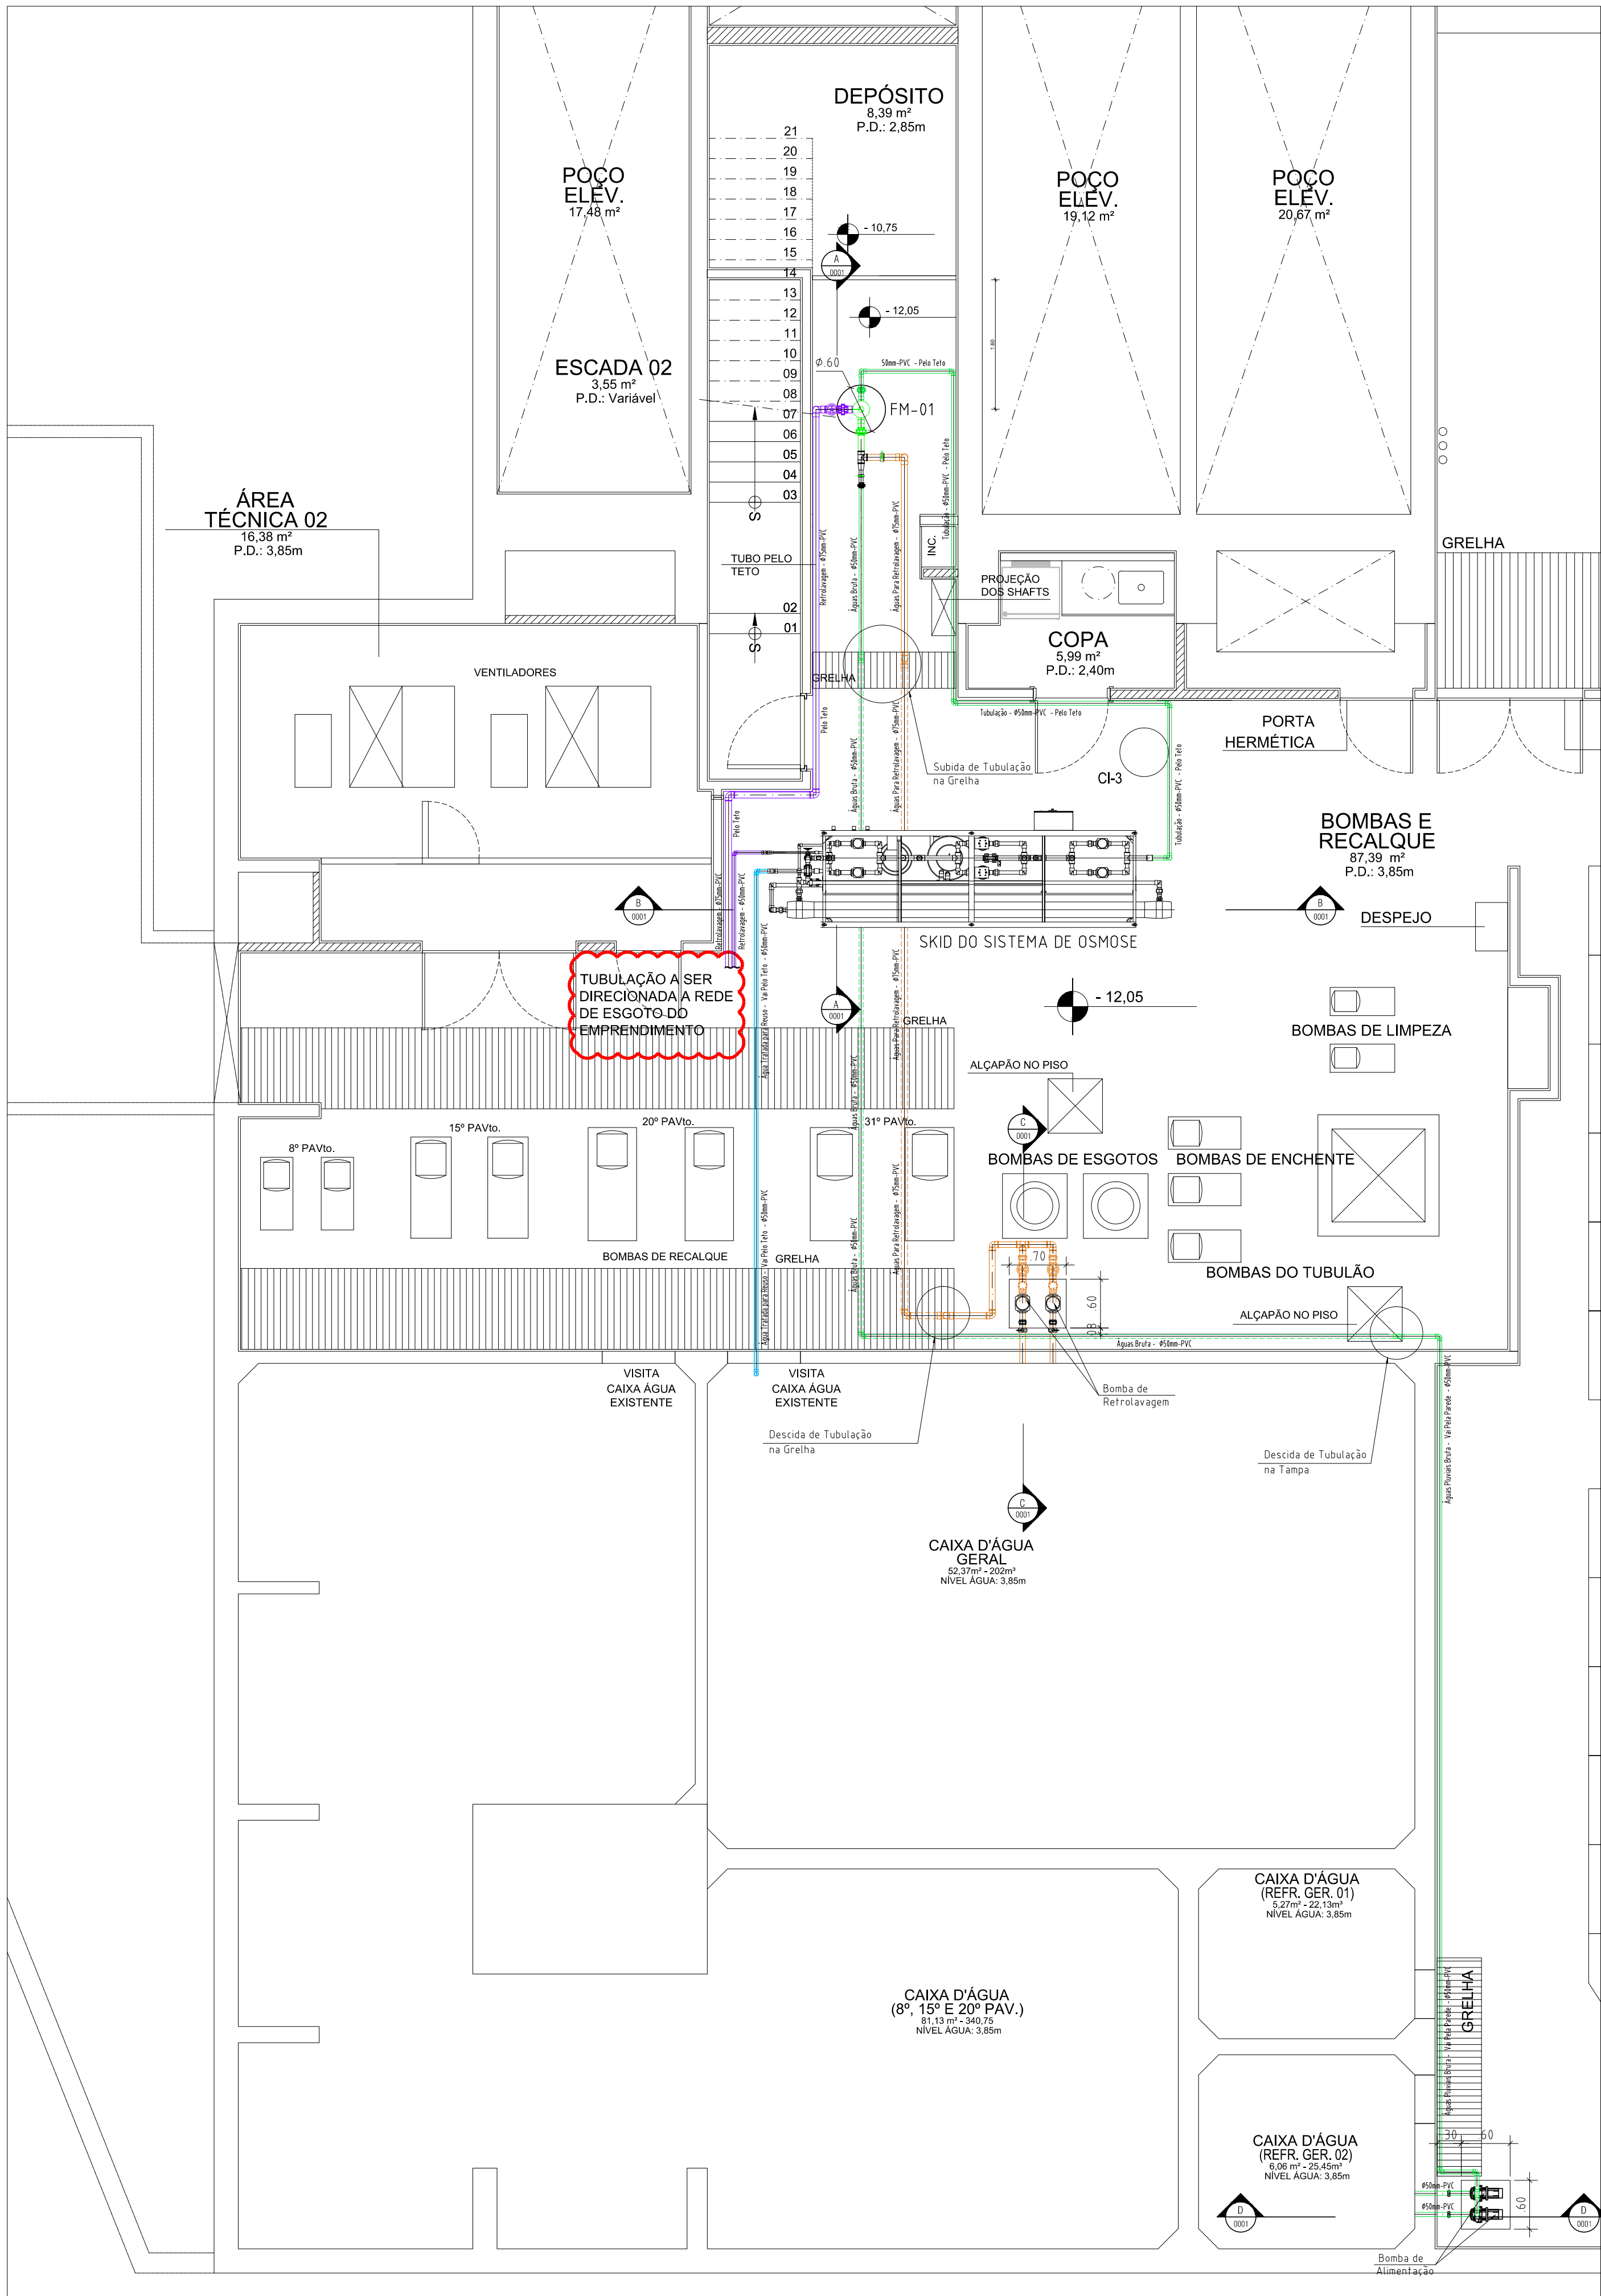

01 PLANTA BAIXA DE INSTALAÇÃO  
ESCALA 1:50

DOCUMENTOS DE REFERÊNCIA:

LEGENDAS:

- TUBULAÇÃO DE AGUA BRUTA
  - TUBULAÇÃO DE AGUA PARA RETROLAVAGEM DO FILTRO
  - TUBULAÇÃO DE AGUA TRATADA
  - TUBULAÇÃO DE DESCARTE DE RETROLAVAGEM E REJEITO DE OSMOSE
- AMEBA DE NOTAS

NOTAS:

TERMO DE RESPONSABILIDADE:

- A ESCOLHA DO LOCAL ONDE SERÁ INSTALADO O SISTEMA DE TRATAMENTO DE EFLUENTES É DE RESPONSABILIDADE DO CONTRATANTE.
- OS ABAIXO ASSINADOS, PROPRIETÁRIO OU ADQUIRENTE E AUTOR DO PROJETO, RESPECTIVAMENTE, DECLARAM QUE ASSUMEM CADA UM, INDIVIDUALMENTE, TOTAL RESPONSABILIDADE PELA VERACIDADE DAS INFORMAÇÕES, DADOS E ELEMENTOS DIMENSIONAIS CONTIDOS NO PROJETO, SUJEITANDO-SE A APLICAÇÃO DAS LEIS E REGULAMENTOS PERTINENTES, EM CASO DE INEXATIDÃO DOS DADOS DECLARADOS.

(Proprietário ou Representante Legal)

|            |            |                        |          |         |           |
|------------|------------|------------------------|----------|---------|-----------|
|            |            |                        |          |         |           |
|            |            |                        |          |         |           |
|            |            |                        |          |         |           |
|            |            |                        |          |         |           |
| R01        | 06/09/2017 | REVISÃO NO LAY OUT     | AIDA     | NERIO   | HELICIO   |
| R00        | 04/11/2016 | EMISSION INICIAL       | AIDA     | NERIO   | HELICIO   |
| Nº REVISÃO | DATA       | DESCRIÇÃO DAS REVISÕES | EXECUÇÃO | DESENHO | APROVAÇÃO |

**PLANEP**  
engenharia

Avenida Geremário Dantas, 794 - Pechincha - Rio de Janeiro - RJ  
Telefax: (21) 2104-7200 / 2204-7234  
E-Mail: planep@uol.com.br http://www.planep.com.br

OBRA:

ASSEMBLÉIA LEGISLATIVA DO ESTADO DO RIO DE JANEIRO  
RUA DA AJUDA, 05 - CENTRO - RIO DE JANEIRO

RESPONSÁVEIS TÉCNICOS:

AIDA MARIA CUNHA SOARES  
CREA: 51.487-D

ANTONIO HELCIO CAMPOS FARIAS  
CRQ: 03210950

TÍTULO:

ESTAÇÃO DE TRATAMENTO DE ÁGUA PARA REUSO  
PLANTA BAIXA - LAY OUT DOS EQUIPAMENTOS

|                                 |                   |                     |
|---------------------------------|-------------------|---------------------|
| Nº DO DOCUMENTO:<br>PLDA-040-01 | PRANCHA:<br>01/04 | REVISÃO:<br>R01     |
| DATA:<br>04/11/2016             | ESCALA:<br>1:50   | DISCIPLINA:<br>ETAR |